


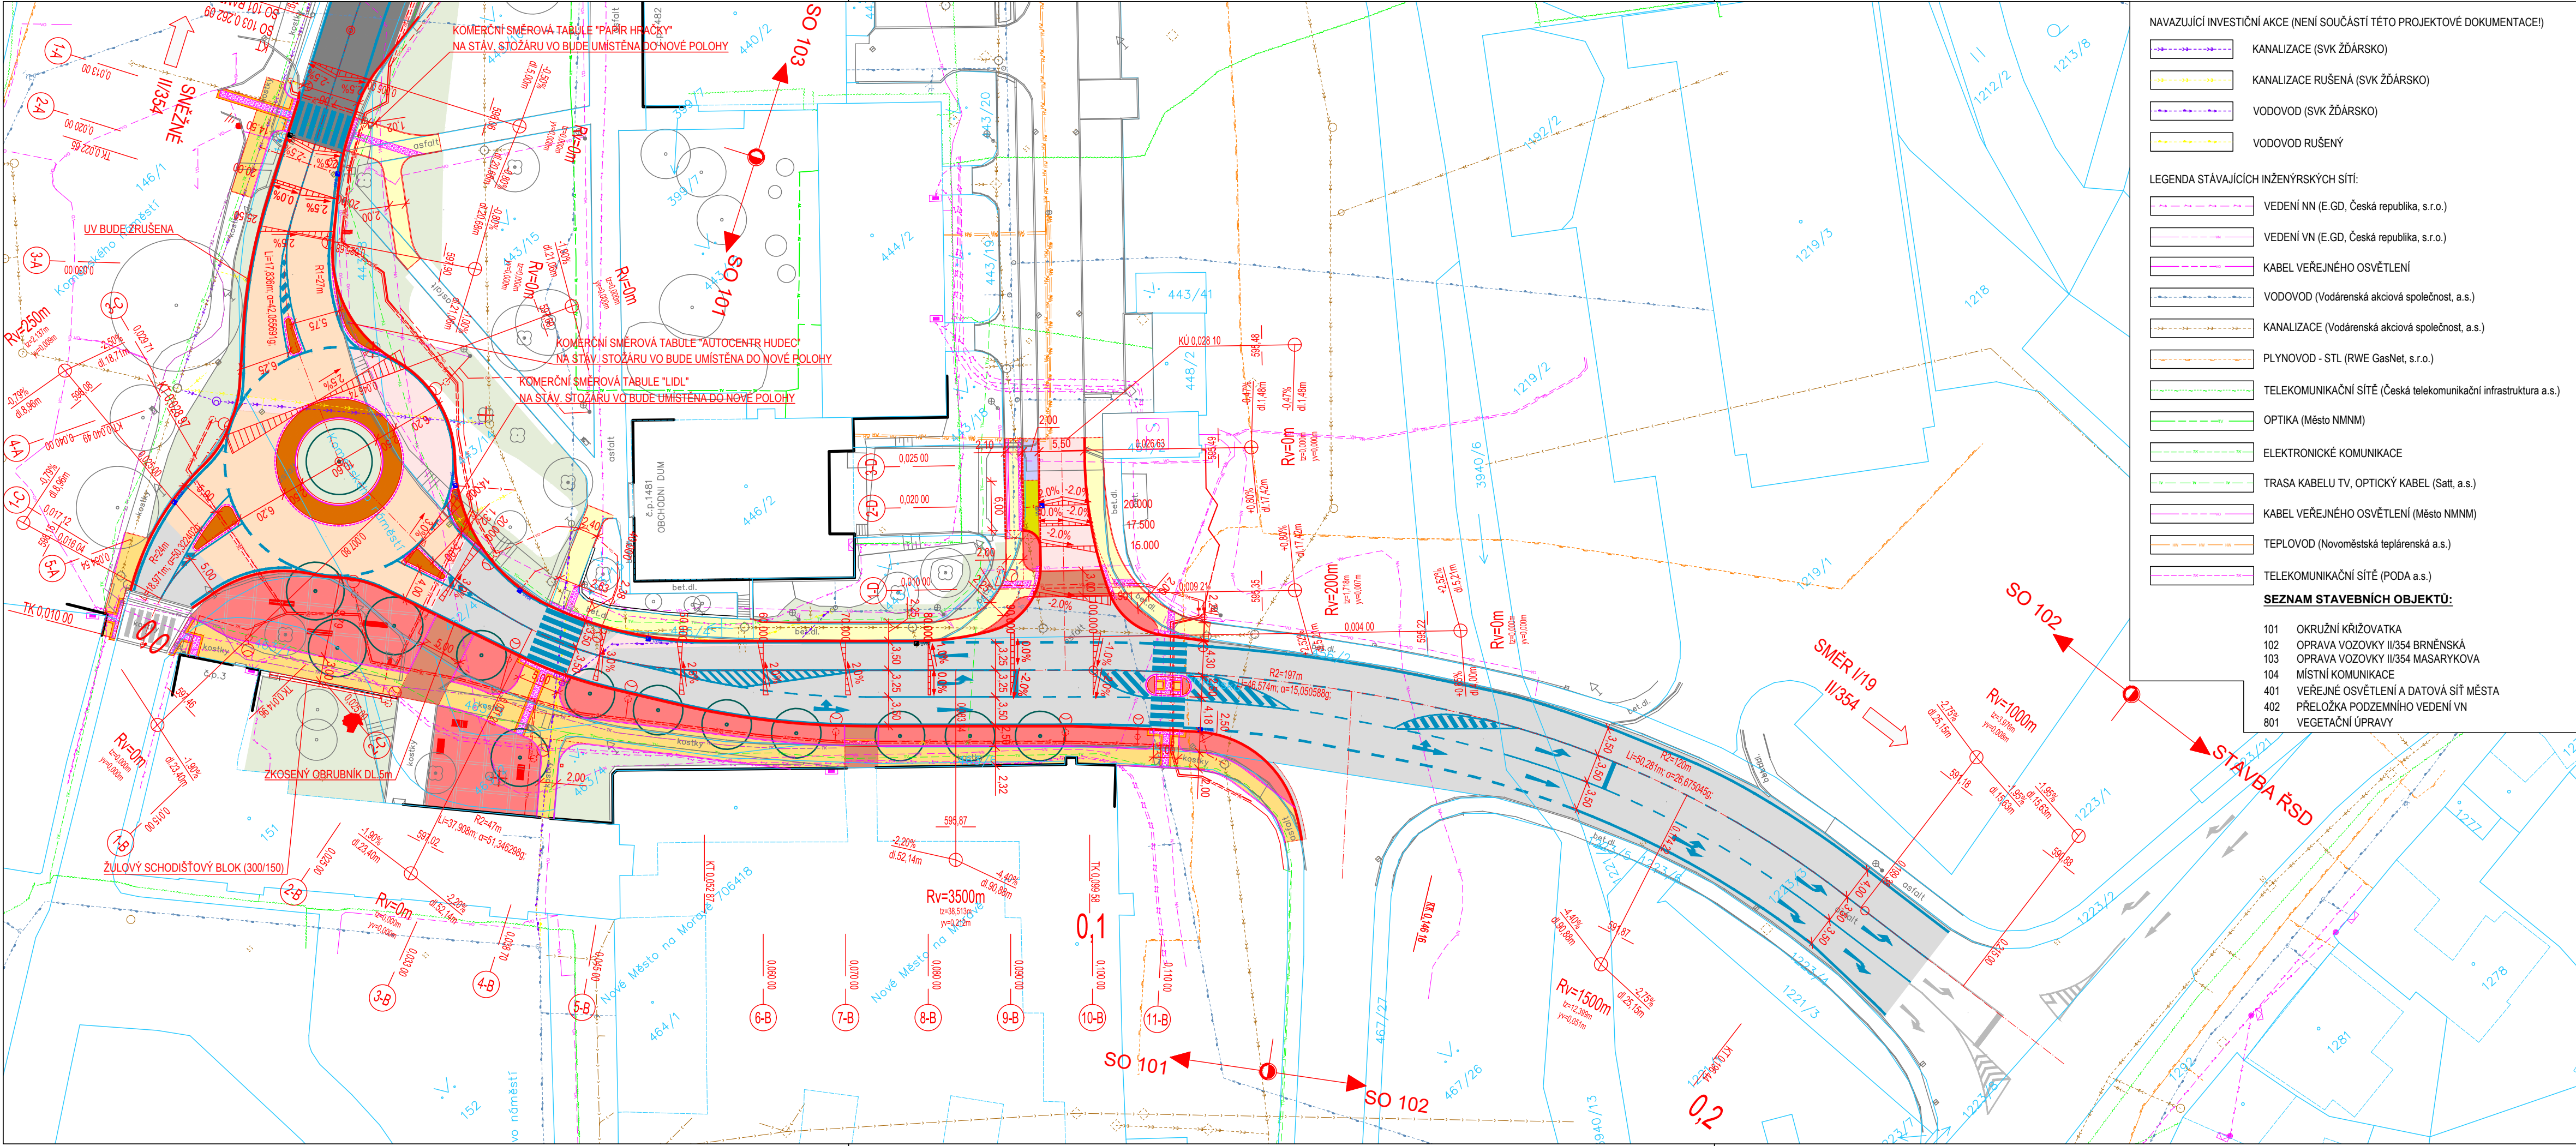

- NAVAZUJÍCÍ INVESTIČNÍ AKCE (NENÍ SOUČÁSTÍ TÉTO PROJEKTOVÉ DOKUMENTACE!)
- KANALIZACE (SVK ŽDÁRSKO)
 - KANALIZACE RUŠENÁ (SVK ŽDÁRSKO)
 - VODOVOD (SVK ŽDÁRSKO)
 - VODOVOD RUŠENÝ
- LEGENDA STÁVAJÍCÍCH INŽENÝRSKÝCH SÍTÍ:
- VEDENÍ NN (E.GD, Česká republika, s.r.o.)
 - VEDENÍ VN (E.GD, Česká republika, s.r.o.)
 - KABEL VEŘEJNÉHO OSVĚTLENÍ
 - VODOVOD (Vodárenská akciová společnost, a.s.)
 - KANALIZACE (Vodárenská akciová společnost, a.s.)
 - PLYNOVOD - STL (RWE GasNet, s.r.o.)
 - TELEKOMUNIKAČNÍ SÍTĚ (Česká telekomunikační infrastruktura a.s.)
 - OPTIKA (Město NMNM)
 - ELEKTRONICKÉ KOMUNIKACE
 - TRASA KABELU TV, OPTICKÝ KABEL (Satt, a.s.)
 - KABEL VEŘEJNÉHO OSVĚTLENÍ (Město NMNM)
 - TEPLOVOD (Novoměstská teplárenská a.s.)
 - TELEKOMUNIKAČNÍ SÍTĚ (PODA a.s.)
- SEZNAM STAVEBNÍCH OBJEKTŮ:**
- 101 OKRUŽNÍ KŘÍŽOVATKA
 - 102 OPRAVA VOZOVKY II/354 BRNĚNSKÁ
 - 103 OPRAVA VOZOVKY II/354 MASARYKOVA
 - 104 MÍSTNÍ KOMUNIKACE
 - 401 VEŘEJNÉ OSVĚTLENÍ A DATOVÁ SÍTĚ MĚSTA
 - 402 PŘELOŽKA PODZEMNÍHO VEDENÍ VN
 - 801 VEGETAČNÍ ÚPRAVY

- LEGENDA:**
- CHODNÍK (BET. DLAŽBA 20/20/8 PŘÍRODNÍ BARVA)
 - CHODNÍK (ŽULOVÁ KOSTKA 4/6 ŠEDÁ)
 - ZPEVNĚNÁ PLOCHA POCHOZÍ (ŽULOVÁ KOSTKA 8/12)
 - PARKOVACÍ STÁNÍ (BET. VEGETAČNÍ DLAŽBA 20/20/8 PŘÍRODNÍ BARVA)
 - SJEZD - ZPEVNĚNÁ PLOCHA (BET. VEGETAČNÍ DLAŽBA 20/20/8 ČERNÁ BARVA)
 - ZPEVNĚNÁ PLOCHA POJÍŽDĚNÁ, SJEZD (ŽULOVÁ KOSTKA 8/12)
 - VOZOVKA - PLNÁ KONSTRUKCE
 - OPRAVA VOZOVKY - ÚPRAVA NIVELETY
 - OPRAVA VOZOVKY - VÝMĚNA OV A LV KRYTU
 - VOZOVKA - VÝMĚNA OVOPRAVA VOZOVKY - VÝMĚNA OV KRYTU
 - PRSTENEC A SMĚROVACÍ OSTRŮVKY OK (ŽULOVÁ KOSTKA VELKÁ 17)
 - VAROVNÉ A SIGNÁLNÍ PÁSY (KONTRASTNÍ BARVY S VÝRAZNÝMI RELIEFNÍMI VÝSTUPKY PRO NEVIDOMÉ)
 - UMĚLÁ VODÍČÍ LINIE (DLAŽBA Z UMĚLÉHO KAMENE ČERNÁ S PODELNÝMI DRAŽKAMI PRO NEVIDOMÉ)
 - LEMOVÁNÍ HMATNÉ DLAŽBY PRO NEVIDOMÉ (ŽULOVÁ ROVINNÁ DESKA š. 0,25 m)
- SO 401 VEŘEJNÉ OSVĚTLENÍ A DATOVÁ SÍTĚ MĚSTA
- NAVRŽENÉ PODZEMNÍ VEDENÍ VO
 - NAVRŽENÉ SVÍTIDLO
 - NAVRŽENÉ PODZEMNÍ VEDENÍ DATOVÉ SÍTĚ
 - NAVRŽENÉ PODZEMNÍ VEDENÍ NN - KAMERY
- SO 402 PŘELOŽKA PODZEMNÍHO VEDENÍ VN
- PODZEMNÍ VEDENÍ VN
- SO 801 VEGETAČNÍ ÚPRAVY
- VEGETAČNÍ ÚPRAVY
- OBRUBNÍK
- VODOROVNÉ DOPRAVNÍ ZNAČENÍ BÍLÉ - NÁVRH
 - KATASTRÁLNÍ HRANICE POZEMKU
 - VODOROVNÉ DOPRAVNÍ ZNAČENÍ - STÁVAJÍCÍ
 - GEODETICKÉ ZAMĚŘENÍ STÁVAJÍCÍHO STAVU
 - NAVRŽENÁ ULIČNÍ VPUSŤ S PŘÍPOJKOU
 - STÁVAJÍCÍ ULIČNÍ VPUSŤ - OPRAVA
 - RUŠENÝ PRVEK

Objednatel projektu:	MĚSTO NOVÉ MĚSTO NA MORAVĚ Vratislavovo náměstí 103 592 31 Nové Město na Moravě	PETRPROJEKT Ing. Tomáš Petr Nad Vápenicí 42, 59242, Jímramov - Benátky tel.: (+420) 605 169 968 email: petr.projekt@gmail.com	
Zodp. projektant:	ING. TOMÁŠ PETR		
Zpracoval:	ING. TOMÁŠ PETR		
Akce:	II/354 NOVÉ MĚSTO N. M. OKRUŽNÍ KŘÍŽOVATKA KOMENSKÉHO NÁMĚSTÍ		Stupeň: DPZ
			Zák. č.: 105
			Datum: 01/2025
			Formát: -
			Měřítko: 1:500
Obsah:	KOORDINAČNÍ SITUACE - I. ČÁST		Číslo přílohy: Číslo paré: C.3.1